

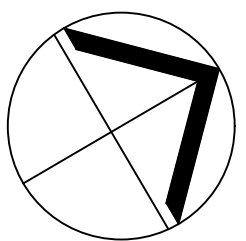
[illegible]

Indicazioni Genera

- devono essere interconnesse in eguaglianza con l'impianto di terra tutte le massa esterne che possono indurre nell'ambiente situazioni di pericolo, con cavi di adeguata sezione - colore gialloverde;
- i componenti dell'impianto con doppio grado di isolamento non devono essere connessi all'impianto di terra;
- i componenti dell'impianto devono avere caratteristiche e grado di protezione idonee all'ambiente di installazione e devono essere messi in opera nel rispetto delle norme vigenti secondo le indicazioni del costruttore;
- le caratteristiche dei corpi illuminanti devono essere idonee all'ambiente ed alla modalità di installazione;
- i circuiti operanti a tensioni diverse devono essere elettricamente isolati per la tensione maggiore;
- in caso di attraversamento di componenti antincendio diversi con condutture elettriche, deve essere ripristinato il grado di resistenza all'arco (REI) delle strutture;
- tutte le connessioni devono essere realizzate all'interno delle cassette di derivazione con morsetti a manello di adeguata misura.
- per la colorazione dei cavi saranno rispettate le seguenti indicazioni:
 - fasi - marrone / nero / giallo
 - neutro - blu
 - conduttori di terra / PE - gialloverde
- all'interno dei locali non è consentito il transito di condutture elettriche appartenenti ad impianti di altre attività, alimentati da diverso punto di consegna.

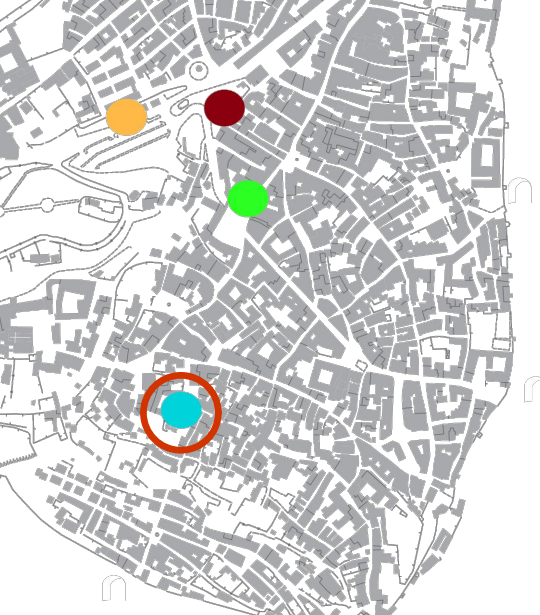
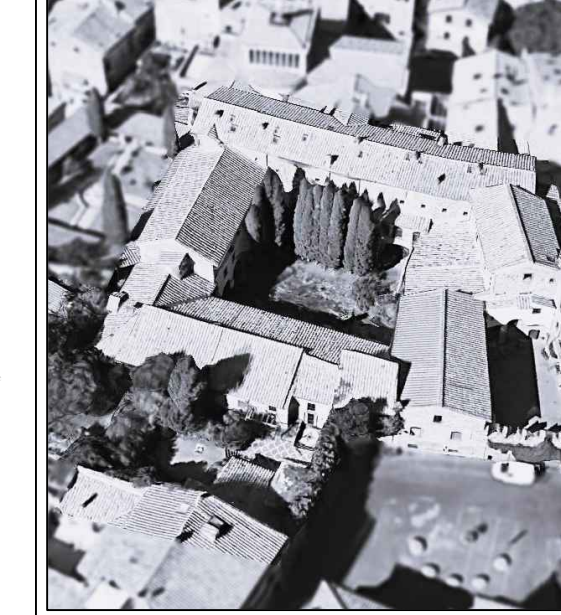


PIANO PRIMO
quota di riferimento +0.00 mt



LEGENDA SIMBOLI	
	QUADRO ELETTRO DISTRIBUZIONE
	QUADRO GENERALE - punto consegna
	QUADRO PIANO PRIMO - reception piano primo
	QUADRO PIANO TERRA - stanza 15 piano terra
	QUADRO BAR
	ARMADIO / QUADRO RACK
	Rack PIANO PRIMO - reception piano primo
	Rack PIANO TERRA - stanza 15 piano terra
	CENTRALE IRI-1
	GRUPPO UPS (preposizione)
DISPOSIZIONE IMPIANTO DI TERRA	
Punto in acciaio zincato lungo 200 cm infissa a terra	
PUNTO DI ALIMENTAZIONE	
	PRESA UNO, BIVALENTE 10/16 A Installazione esterna / incasso
	PRESA UNO, BIVALENTE - PRESA POLI ALLINEATI 10/16 A Installazione esterna / incasso
	PRESA CEE - 2+P+I - 16 A (con interblocco) Installazione esterna P 44 / P 65
	PRESA CEE - 3+N+L - 16 A (con interblocco) Installazione esterna P 44 / P 65
ESTRAZIONE	
sistema di aspirazione luce con arresto infrarosso	
ASSEGNIAMENTO	
elettrico ad aria	
GRUPPO PRESE N° 1 POSTAZIONI	
- n° 2 blocco prese (1 standard + n° 1 UNEL 10/16A)	
- n° 2 blocco prese (1 standard + n° 1 UNEL 10/16A) +	
n° 2 blocco prese (2° presa dalla RI/US cat 6)	
1 installazione se forata a pavimento / bracciale	
	x2
	x2
	x2
*attenzione in cabina di UPS	
GRUPPO PRESE N° 2 POSTAZIONI	
- n° 1 blocco prese (1 standard + n° 1 UNEL 10/16A)	
- n° 1 blocco prese (1 standard + n° 1 UNEL 10/16A) +	
n° 1 blocco CEE (2° presa dalla RI/US cat 6)	
1 installazione se scabata portafuori 3P ad incasso h 30 cm	
	
*attenzione in cabina di UPS	
GRUPPO PRESE SERVIZIO	
- n° 1 blocco prese (1 standard + n° 1 UNEL 10/16A)	
1 installazione se scabata portafuori 3P ad incasso h 30 cm	
	
LEGENDA MACCHINE HVAC	
	Pompa di calore - unità esterna piano radante (vedi progetto impianti HVAC per caratteristiche)
	Pompa di calore - unità esterna (vedi progetto impianti HVAC per caratteristiche)
	Fanconi - unità interna (vedi progetto impianti HVAC per caratteristiche)
DISTRIBUZIONE	
	CASSETTA DI DISTRIBUZIONE Installazione ad incasso
	Tubazione in PVC flessibile (RVS) - dimensioni Ø 20 / 25 / 32 mm - posa ad incasso pavimento / parete

Le condutture di distribuzione secondaria saranno dimensionate in funzione del numero e della formazione dei circuiti presenti, nel rispetto dei coefficienti di stipamento previsti dalla normativa vigente e riportati nella relazione tecnica specialistica.

 COESIONE ITALIA 2014-2020	 Co-finanziamento dall'Unione europea					REGIONE LAZIO
CITTÀ DI VITERBO						
Settore VII - Urbanistica e Centro Storico						
						
"RESTAURO ED ADEGUAMENTO FUNZIONALE DEI LOCALI DELL'EX RISTORANTE "LA ZAFFERA", SITO A PIAZZA SAN CARLUCCIO, NEL QUARTIERE MEDIOEVALE DI SAN PELLEGRINO, PER LA REALIZZAZIONE DI UNO SPAZIO MULTIMEDIALE" <i>Ambito della prima fase della Strategia Territoriale del PR FRES 2021-2027 - Obiettivo di Policy 5 (OP-5)</i> CUP: D89D23000210002 - CIG: B5864DF10E						
PROGETTO DI FATTIBILITÀ TECNICO ECONOMICA						
Disubazione F.M. - Piano Primo						
Riferimento 31	Elaborato IE-4	Data 21 giugno 2025	Scala 1:50			
PROGETTAZIONE				UFFICIO URBANISTICA E CENTRO STORICO		
Architetto DANILIO PASQUINI COLLABORATORI: architetto GIUSEPPE BOLDRINI				Dirigente del Settore VII Architetto STEFANO PERUZZO Responsabile Unico del Procedimento Architetto STEFANO PERUZZO		