




Schema Climatizzazione Bar "schema elettrico"

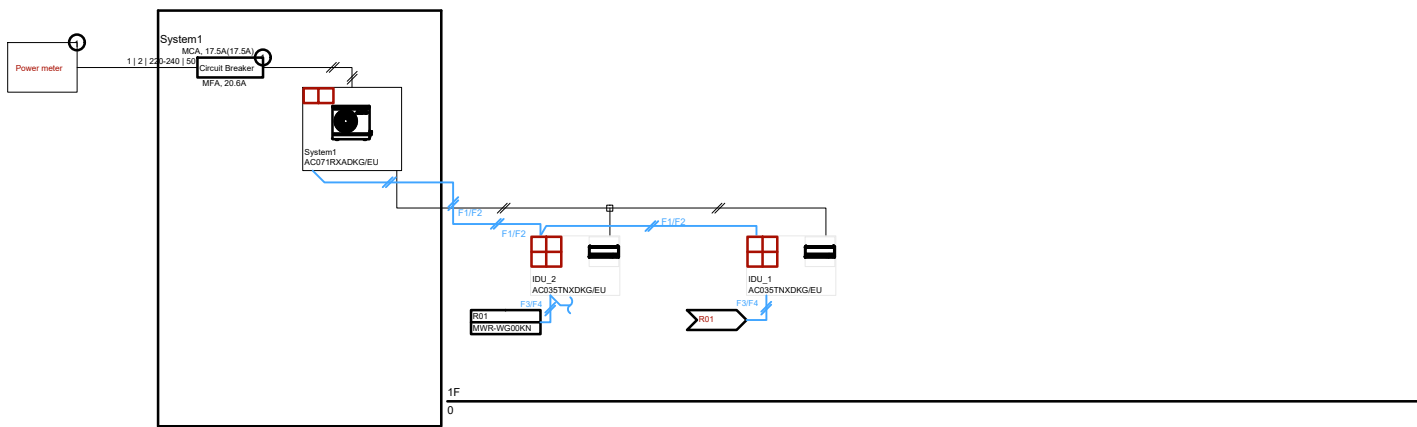




Schema Climatizzazione Primo Piano"schema elettrico"

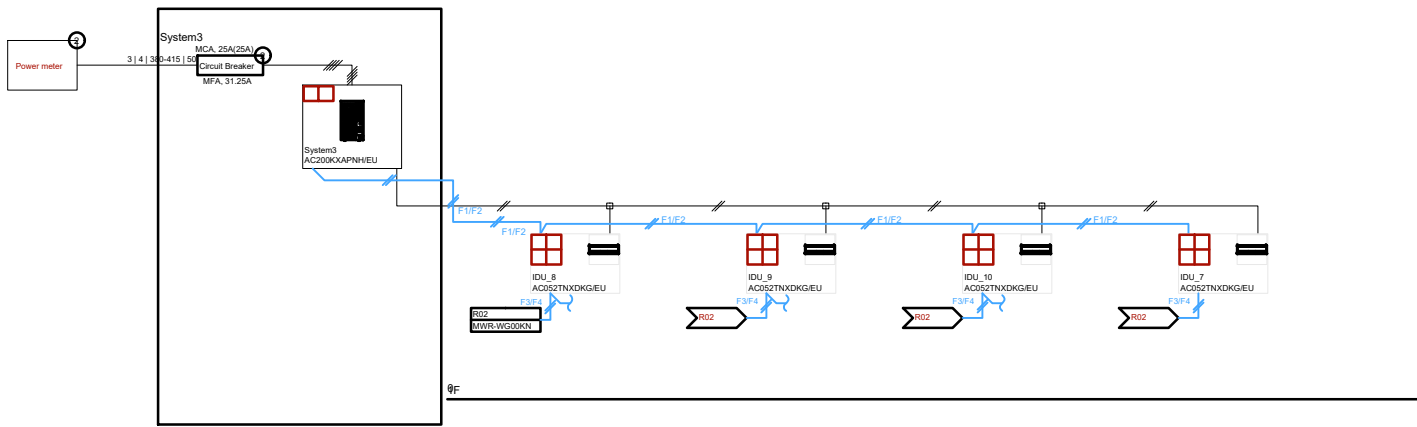

Schema Climatizzazione Bar "schema tubazioni"

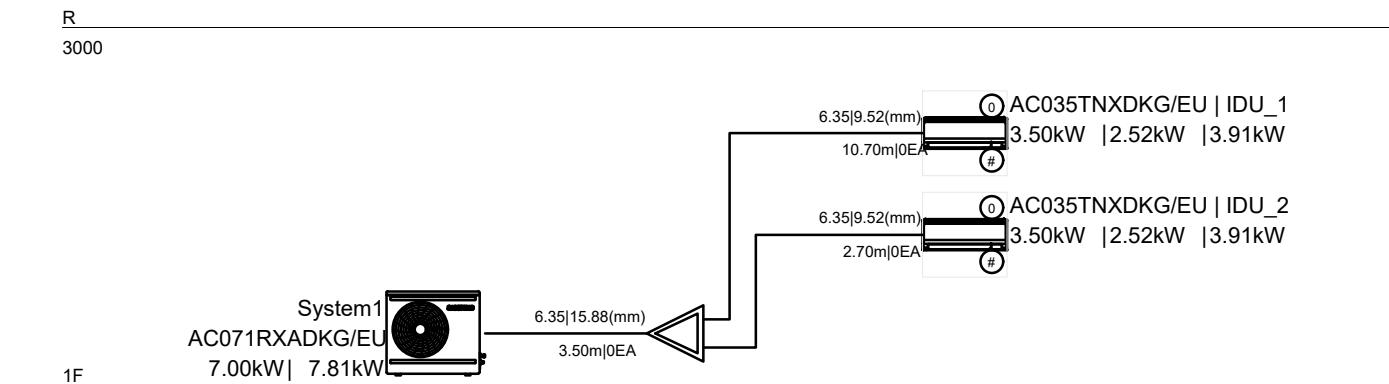


Schema Climatizzazione Piano Primo "schema tubazioni"

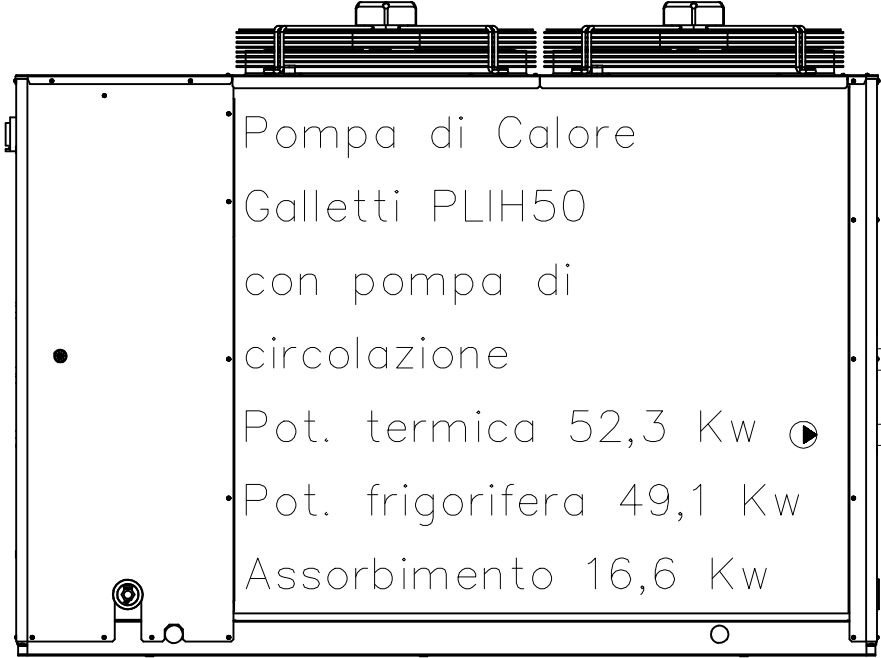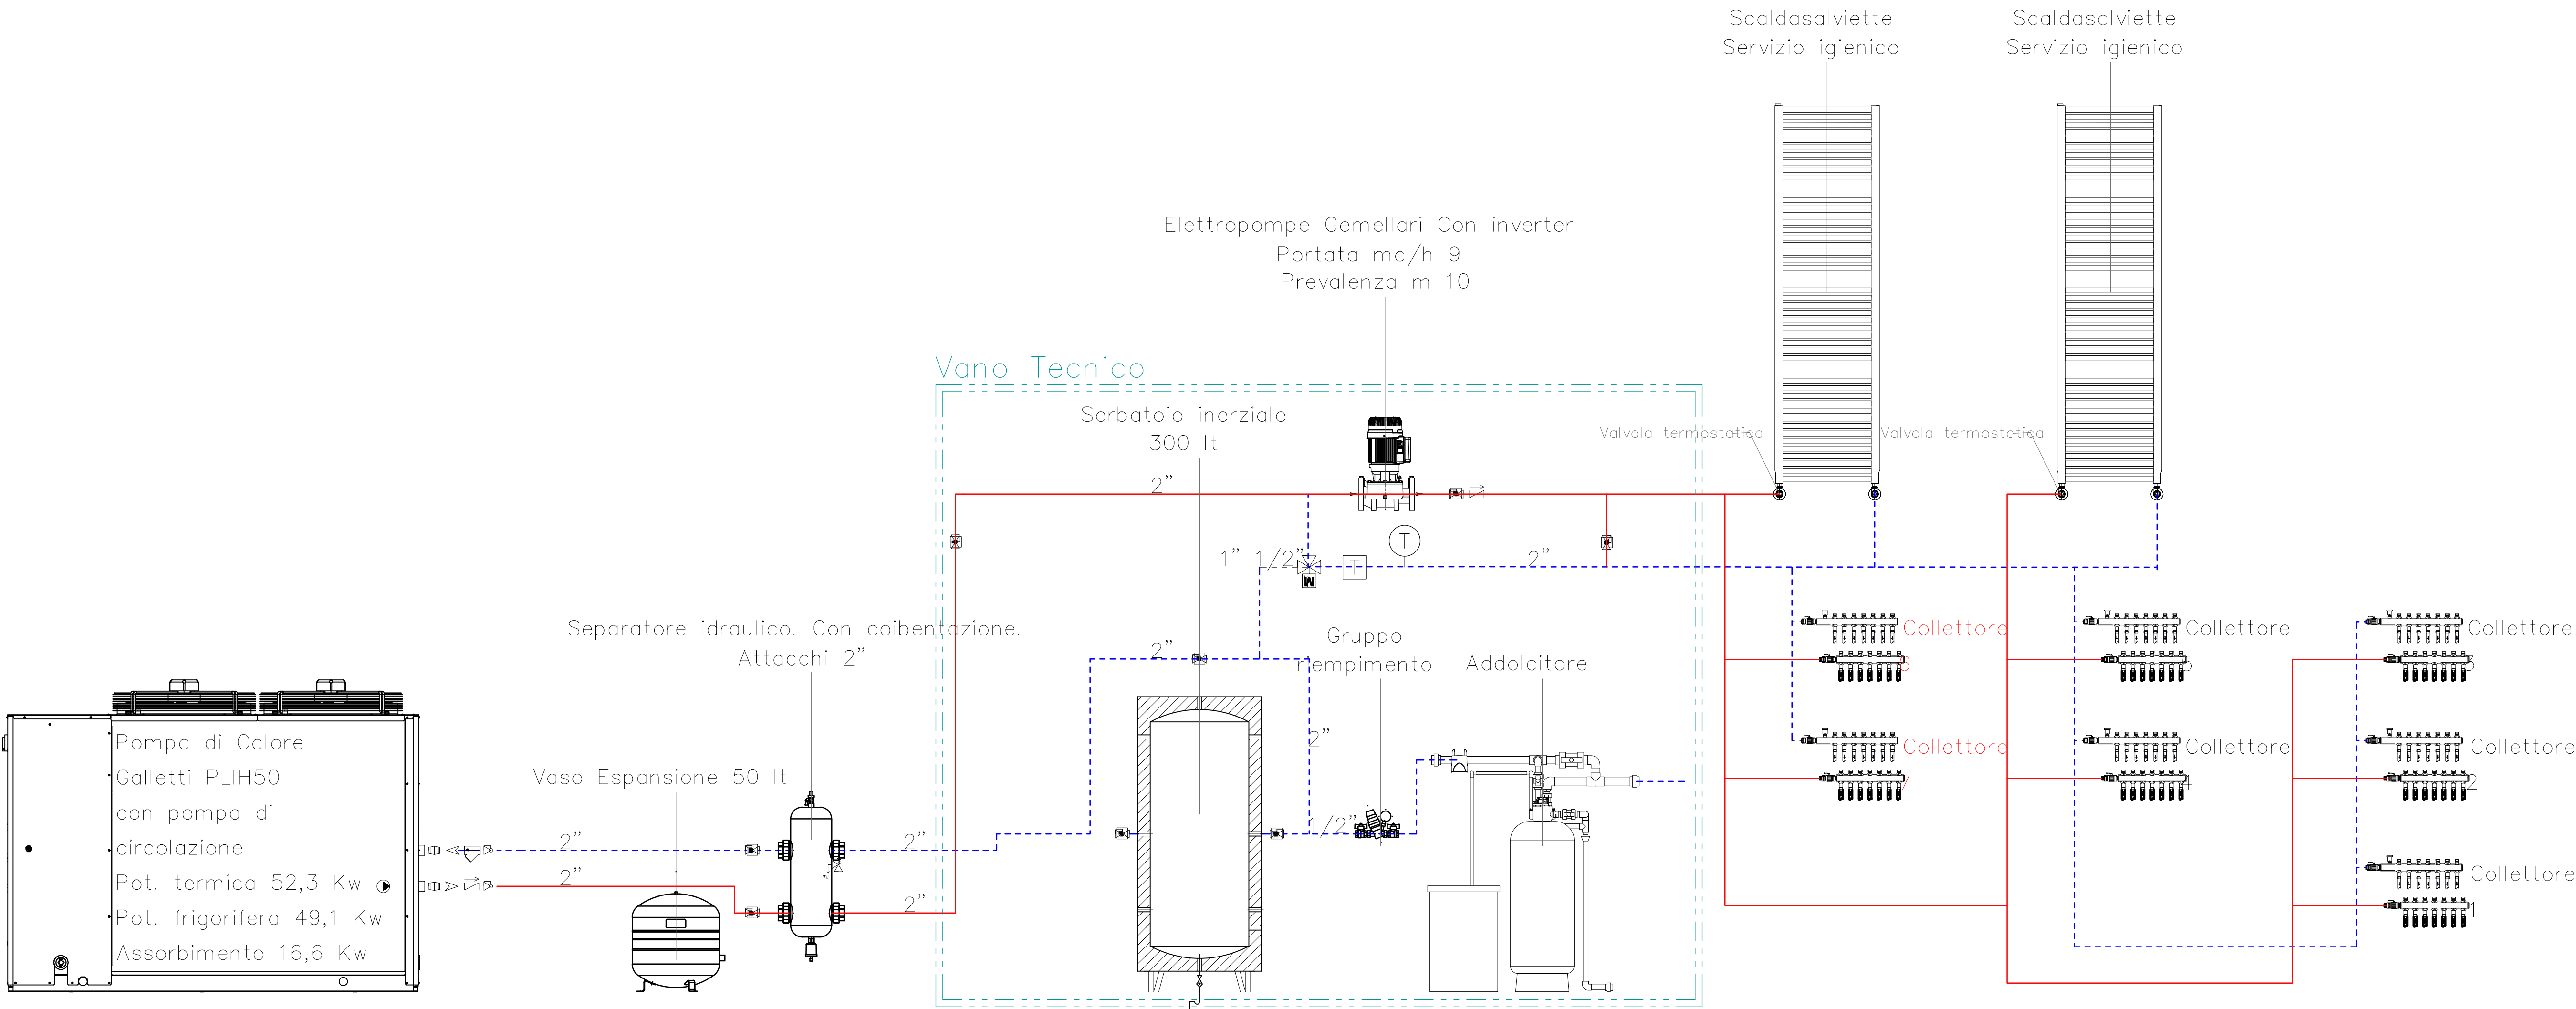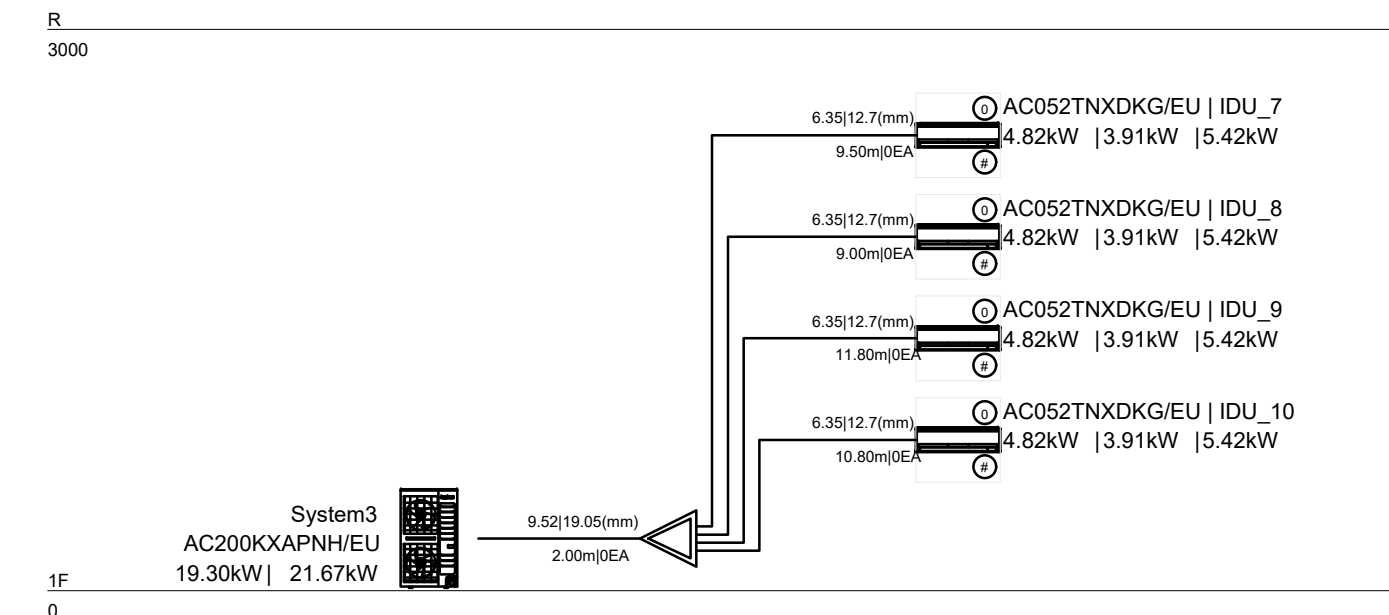

LEGENDA SIMBOLI			
POMPA	FILTRO A Y CON CARTUCCIA IN ACCIAIO INOX	VALVOLA DI RITEGNO FILETTATA	
VALVOLA A TRE VIE MOTORIZZATA	GIUNTO ANTIVIBRANTE FILETTATO	VASO DI ESPANSIONE CON MEMBRANA	
TERMOSTATO	RUBINETTO DI SCARICO CONVOGLIATO ALLA FOGNATURA	TERMOMETRO A QUADRANTE	
VALVOLA AUTOMATICA DI SFOGO ARIA	VALVOLA A SFERA FILETTATA	RISCALDAMENTO	
		ISCALDAMENTO	

MACCHINE CONDIZIONAMENTO BAR

CARATTERISTICHE UNITA' INTERNE

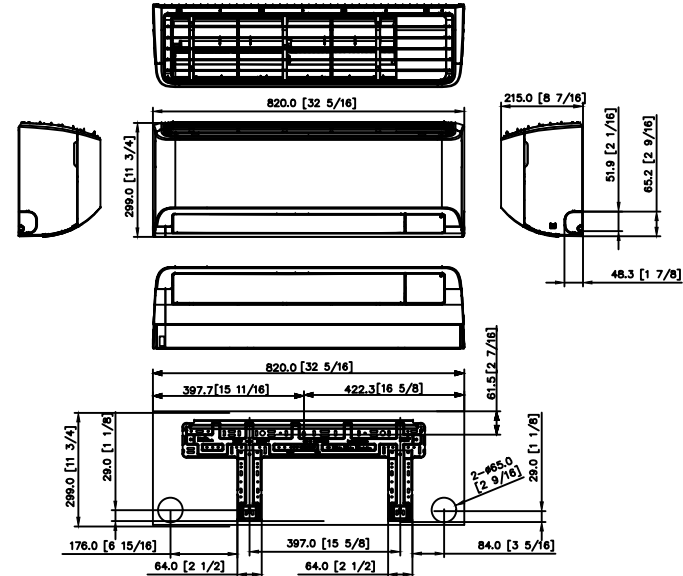

CARATTERISTICHE UNITA' ESTERNA


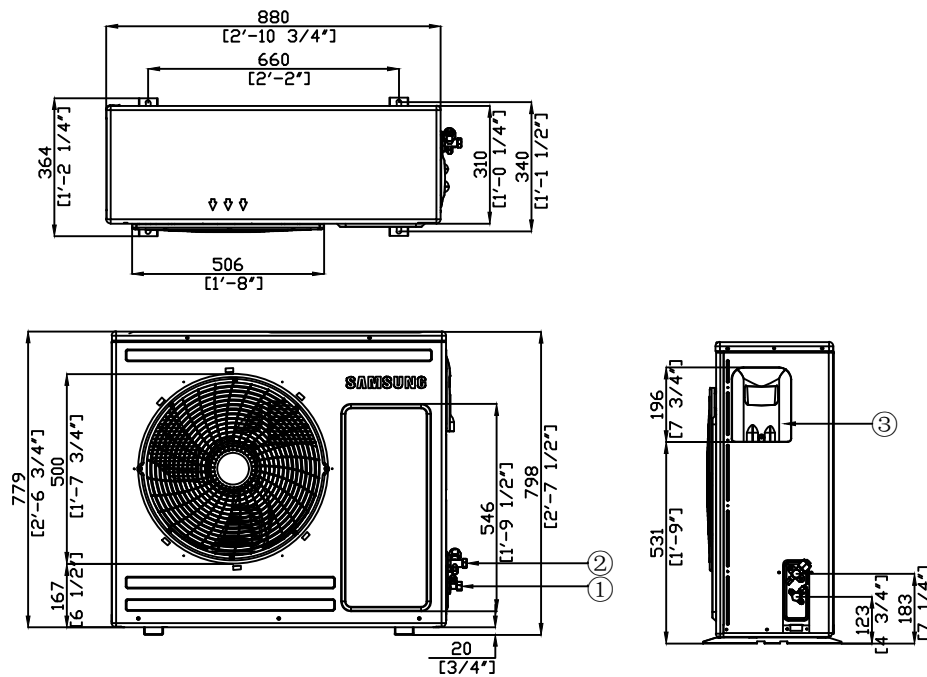


Table of descriptions	
1	Refrigerant gas pipe
2	Refrigerant liquid pipe
3	Power & Comm. wiring conduits

MACCHINE CONDIZIONAMENTO PRIMO PIANO

CARATTERISTICHE UNITA' INTERNE

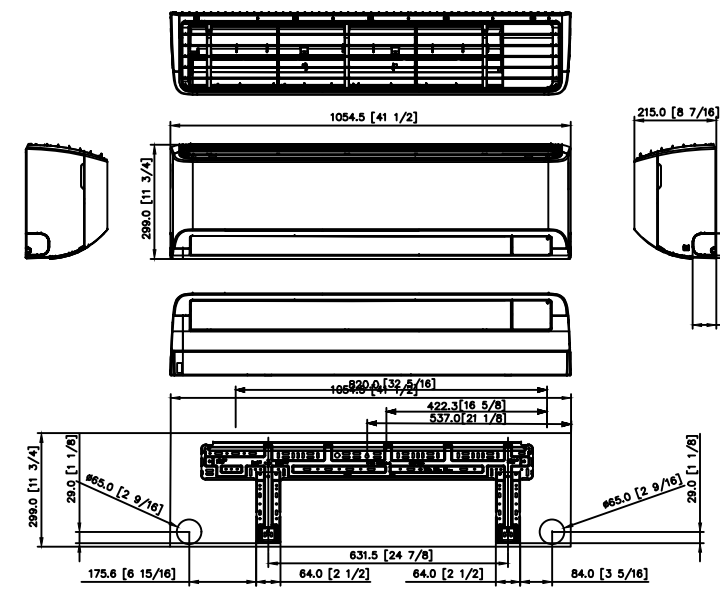

CARATTERISTICHE UNITA' ESTERNA


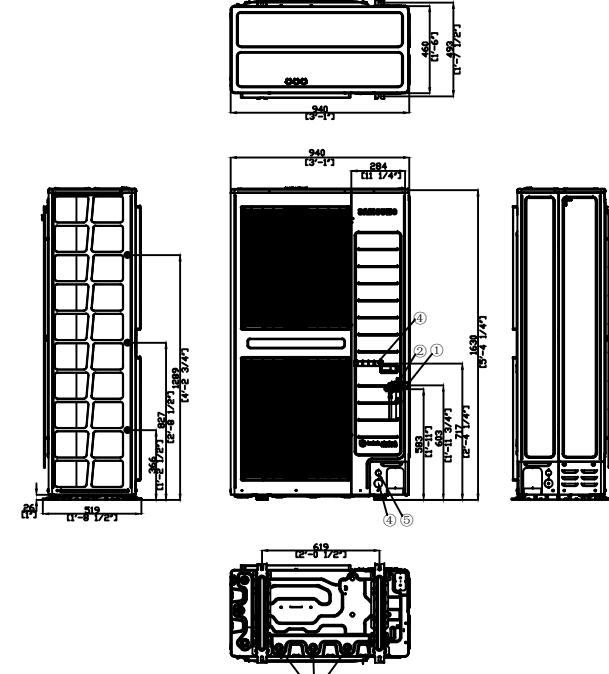


Table of descriptions	
1	Refrigerant gas pipe
2	Refrigerant liquid pipe
3	Drain hose
4	Power wiring conduits
5	Communication wiring conduits

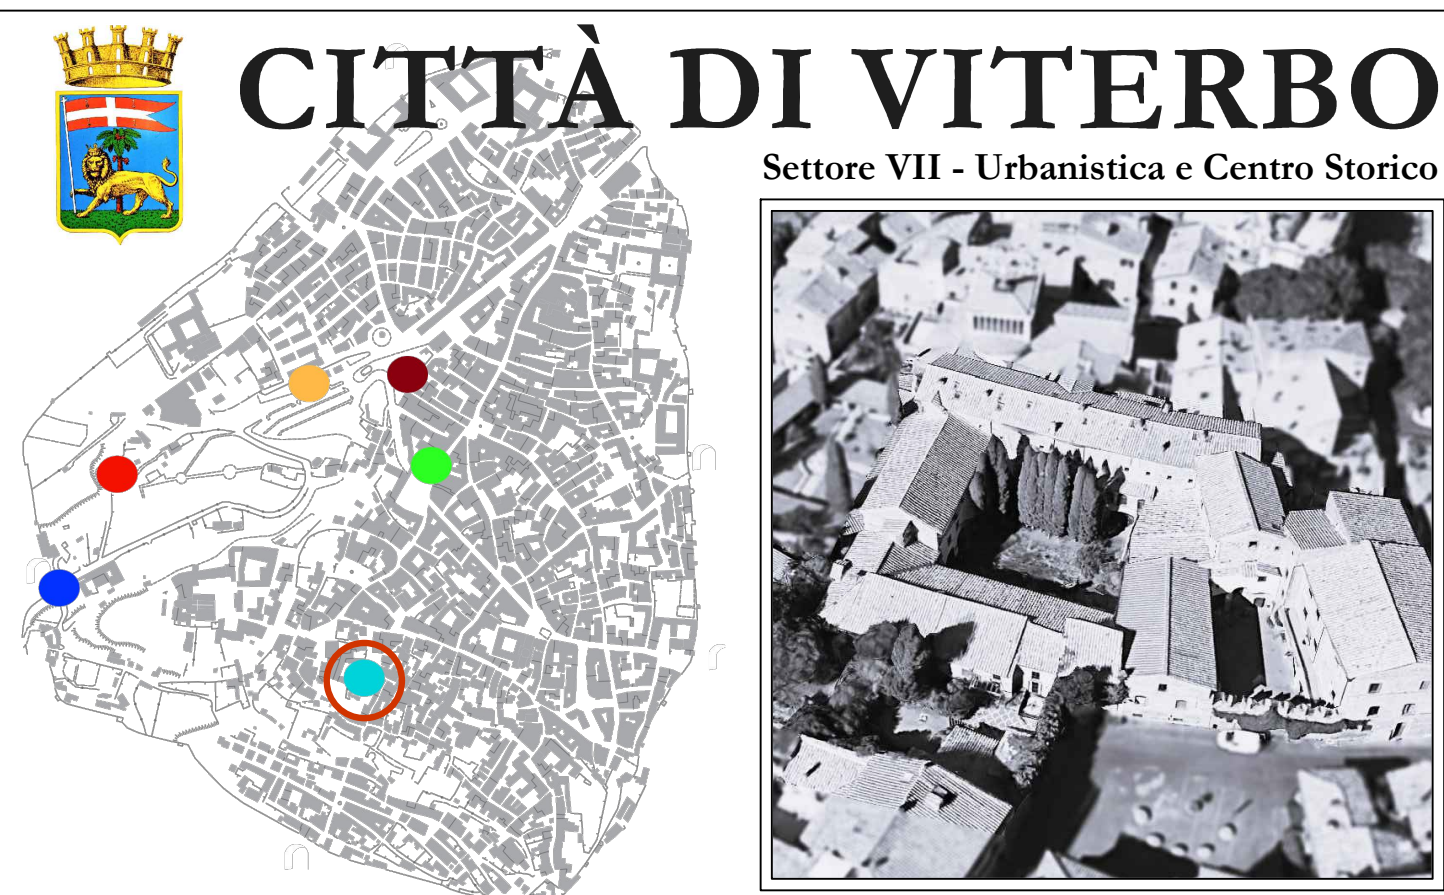

"RESTAURO ED ADEGUAMENTO FUNZIONALE DEI LOCALI DELL'EX RISTORANTE "LA ZAFFERA", SITO A PIAZZA SAN CARLUCCIO, NEL QUARTIERE MEDIOEVALE DI SAN PELLEGRINO, PER LA REALIZZAZIONE DI UNO SPAZIO MULTIMEDIALE"

Ambito della prima fase della Strategia Territoriale del PR FERS 2021-2027 - Obiettivo di Policy 5 (OP-5)
CUP: D89D23000210002 - CIG: B5864DF10E

PROGETTO DI FATTIBILITÀ TECNICO ECONOMICA

SCHEMI IMPIANTI

Riferimento 40	Elaborato IM-4	Data 21 giugno 2025	Scala 1:100
-------------------	-------------------	------------------------	----------------

PROGETTAZIONE

Architetto DANILO PASQUINI COLLABORATORI: Architetto GIUSEPPE BOLDRINI	Dirigente del Settore VII Architetto STEFANO PERUZZO Responsabile Unico del Procedimento Architetto STEFANO PERUZZO
--	--